


PLANTA BAIXA
Escala: 1/50

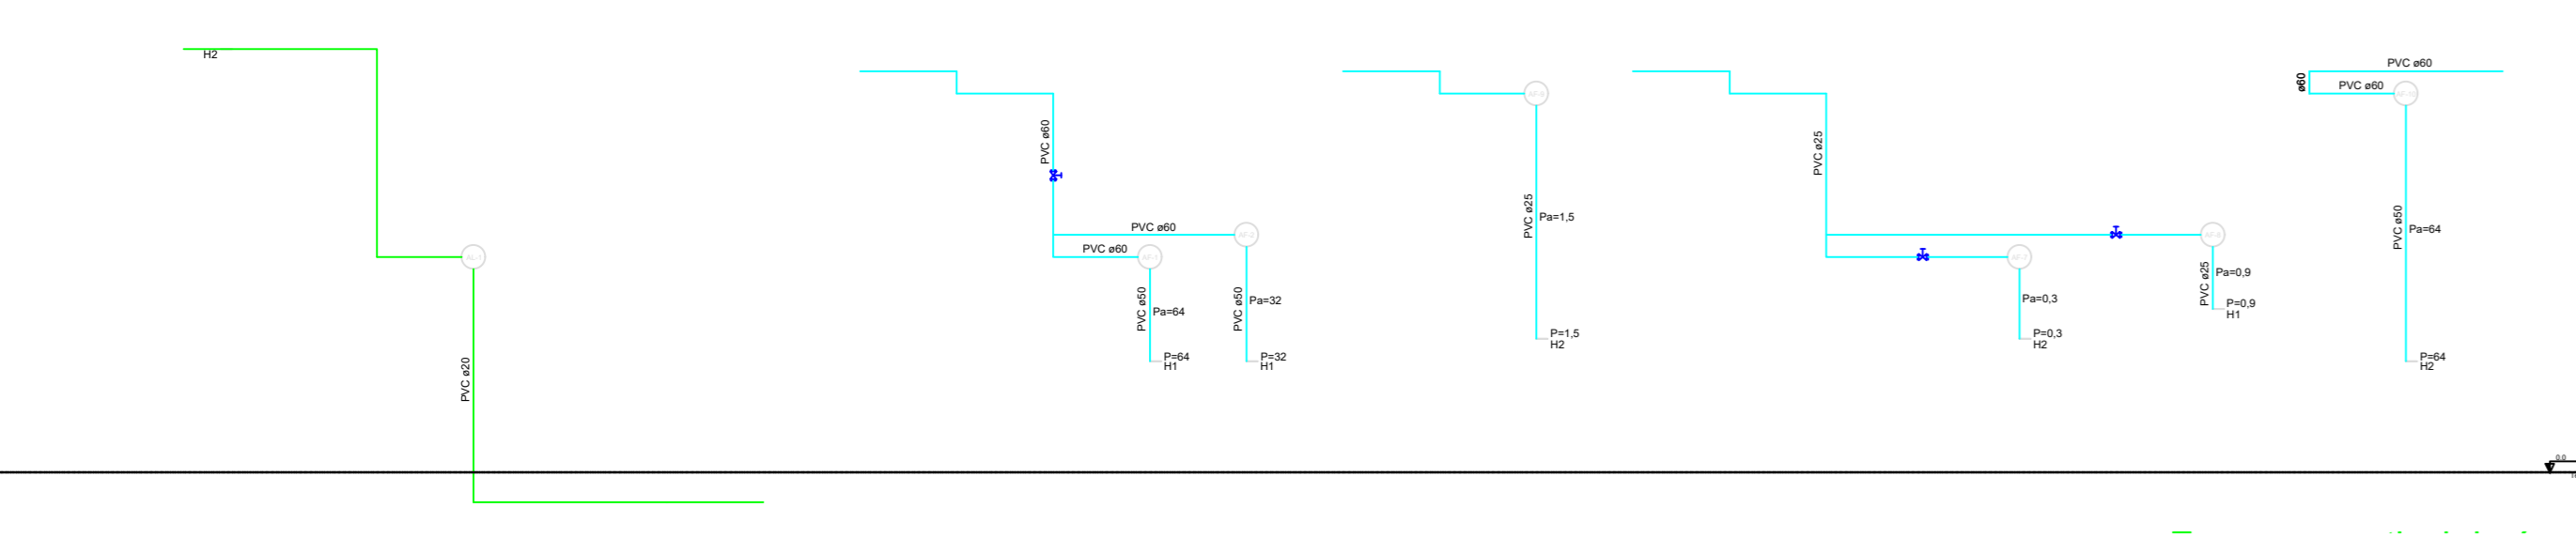


ESQUEMA VERTICAL DE ÁGUA
Escala: 5/ ESCALA

DETALHE 1
Escala: 1/75


PVC rígido soldável	
Joelho 90° soldável	5 pç
25 mm	
Tubo	27,50 m
Acoplado	
Tomara de lavatório	
25 mm - 1/2"	3 pç
Vaso Sanitário p/ Válvula de Descarga de 1 1/2"	
40 mm - 1 1/2"	3 pç
Miscas	
Registro de gaveta bruto ABNT	1 pç
3/4"	
Registro de gaveta c/ canopia cromada	1 pç
3/4"	
Válvula de descarga baixa pressão	1 pç
1 1/2"	
PVC Acessórios	
Bucha de ligação p/ vaso sanitário	3 pç
1 1/2" - 30mm	
Engate flexível plástico	3 pç
1/2" - 30mm	
Tubo de descarga VDE	3 pç
38 mm	
Tubo de ligação lático cromado c/ canopia p/ vaso Sa.	3 pç
38 mm	
PVC Têxteis	
Adapt sold curto c/boia-rosca p registro	4 pç
25 mm - 3/4"	
50 mm - 1 1/2"	3 pç
80 mm - 2"	2 pç
Bucha de redução sold. curta	2 pç
60 mm - 50 mm	
Joelho 90° soldável	9 pç
50 mm	
50 mm	7 pç
50 mm	1 pç
Tubo	11,24 m
25 mm	
50 mm	8,81 m
50 mm	6,80 m
Tubo 90 soldável	2 pç
50 mm	
50 mm	1 pç
50 mm	1 pç
PVC soldável acil c/ bucha lático	
Joelho de redução 90° soldável com bucha de lático	3 pç
25 mm - 1/2"	

Registro bruto gaveta ABNT c/PVC soldável - RG		
Miscas		
Registro de gaveta bruto ABNT	3/4"	1 pç
PVC rígido soldável		
Adapt sold curto c/boia-rosca p registro	25 mm - 3/4"	2 pç
Registro de gaveta c/canopia cromada c/PVC soldável - RG		
Miscas		
Registro de gaveta c/ canopia cromada	3/4"	1 pç
PVC rígido soldável		
Adapt sold curto c/boia-rosca p registro	25 mm - 3/4"	2 pç
Valvula de descarga c/PVC soldável - VD		
Miscas		
Válvula de descarga baixa pressão	1 1/2"	1 pç
PVC Acessórios		
Bucha de ligação p/ vaso sanitário	1 1/2" - 30mm	1 pç
Tubo de descarga VDE	38 mm	1 pç
Tubo de ligação lático cromado c/ canopia p/ vaso Sa.	38 mm	1 pç
PVC rígido soldável		
Joelho 90° soldável	50 mm	9 pç
50 mm		7 pç
50 mm		1 pç
PVC soldável acil c/ bucha lático		
Joelho de redução 90° soldável com bucha de lático	25 mm - 1/2"	3 pç


Registro bruto gaveta ABNT c/PVC soldável - RG	
Registro de gaveta c/canopia cromada c/PVC soldável - RG	
Valvula de descarga c/PVC soldável - VD	

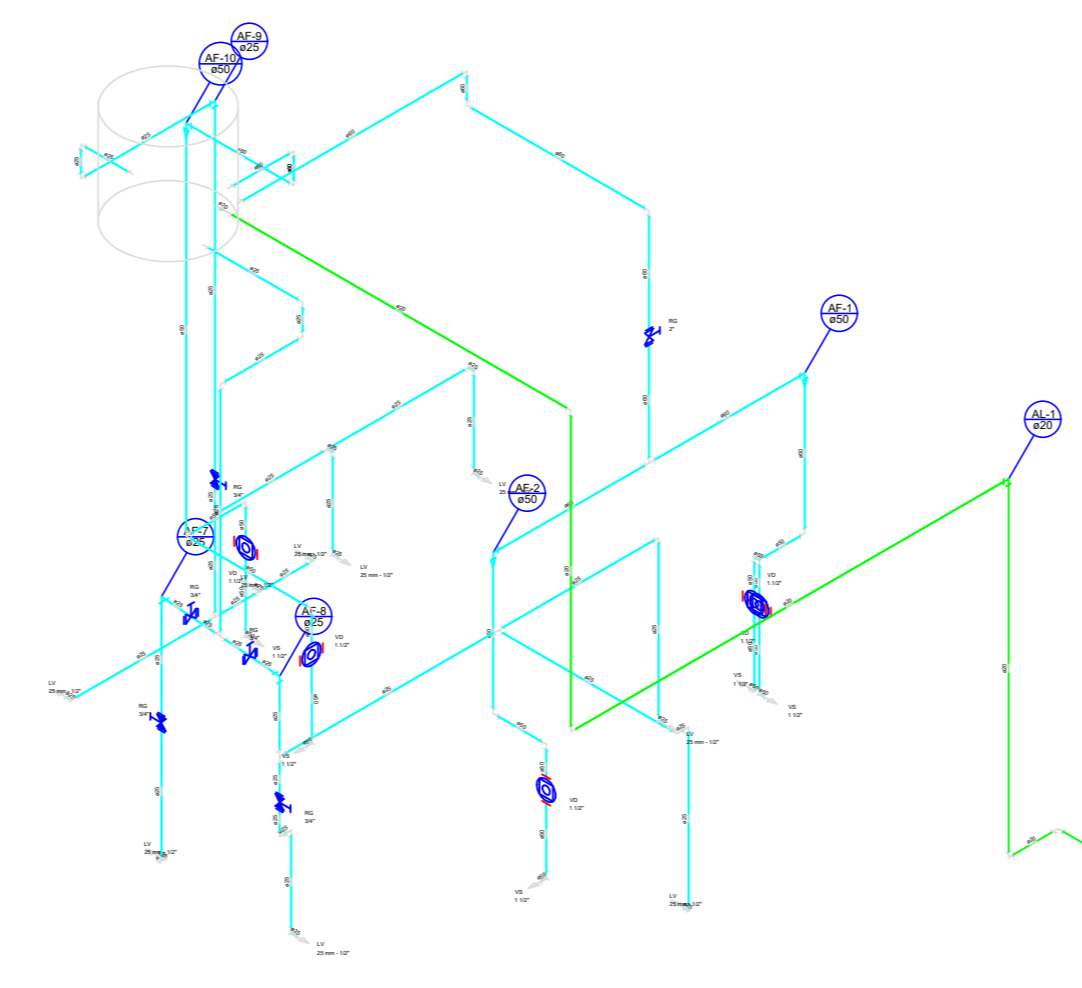

ESQUEMA ISOMÉTRICO DE ÁGUA
Escala: 5/ ESCALA

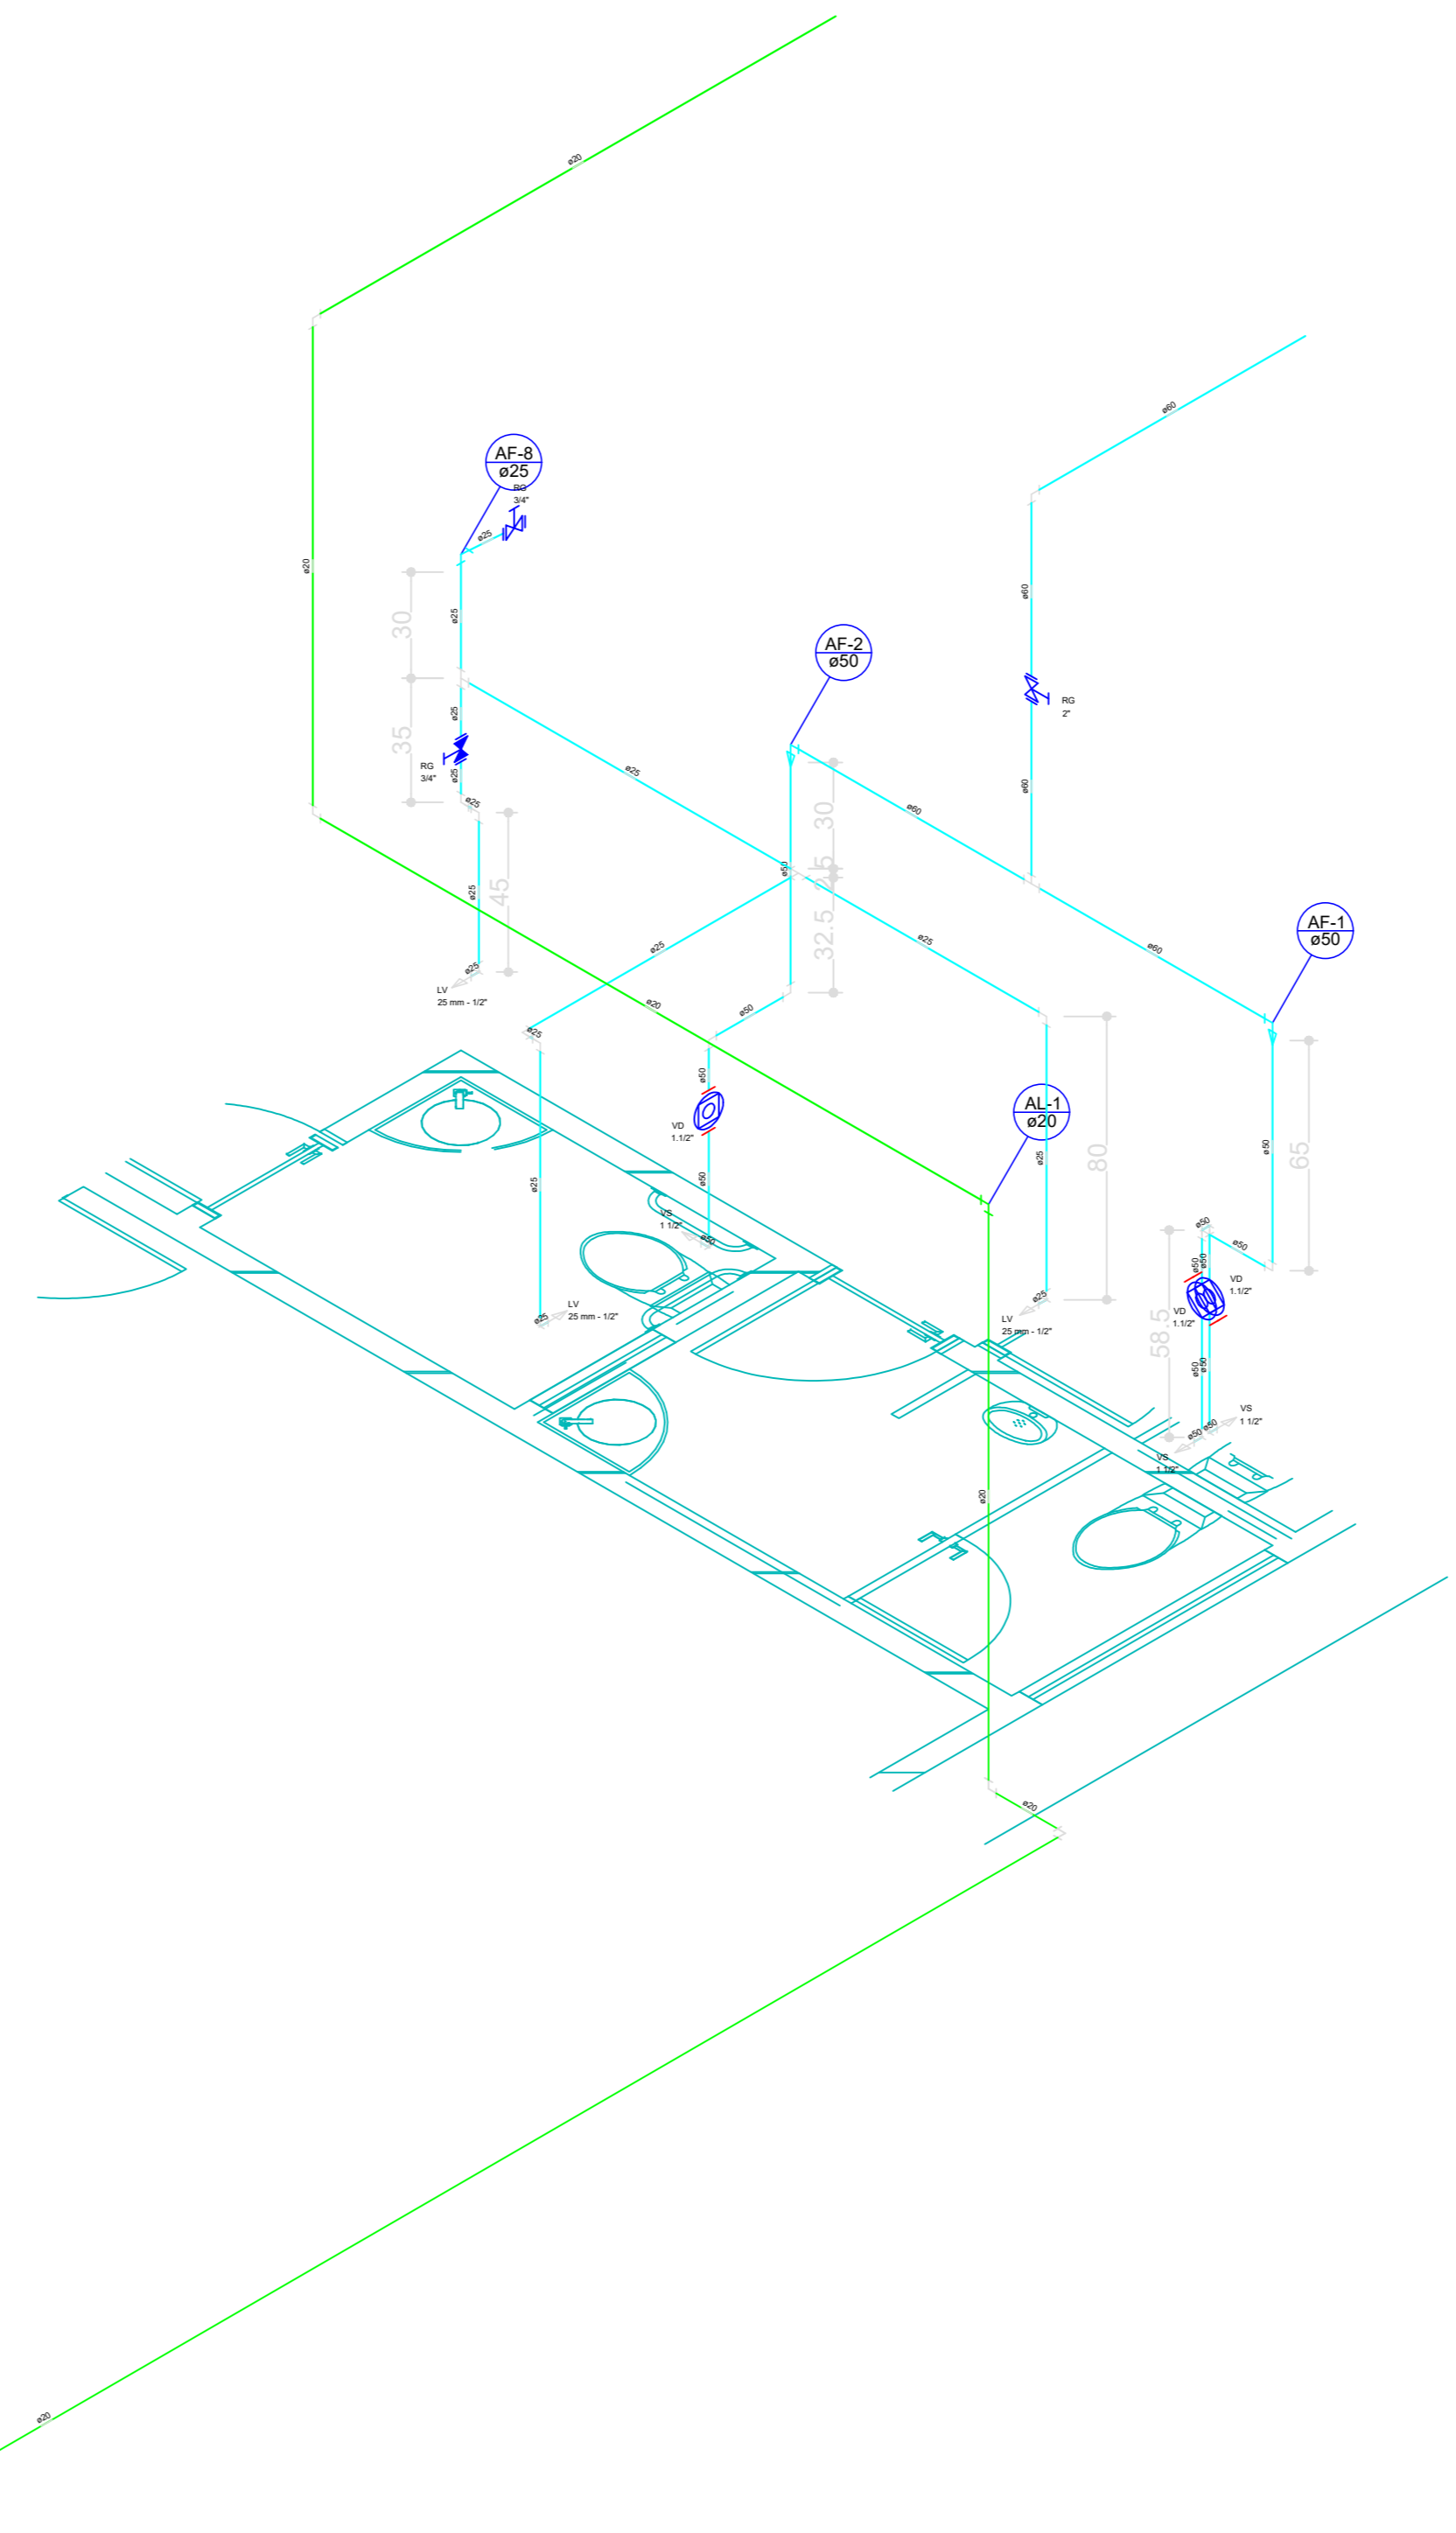

DETALHE 2
Escala: 1/75

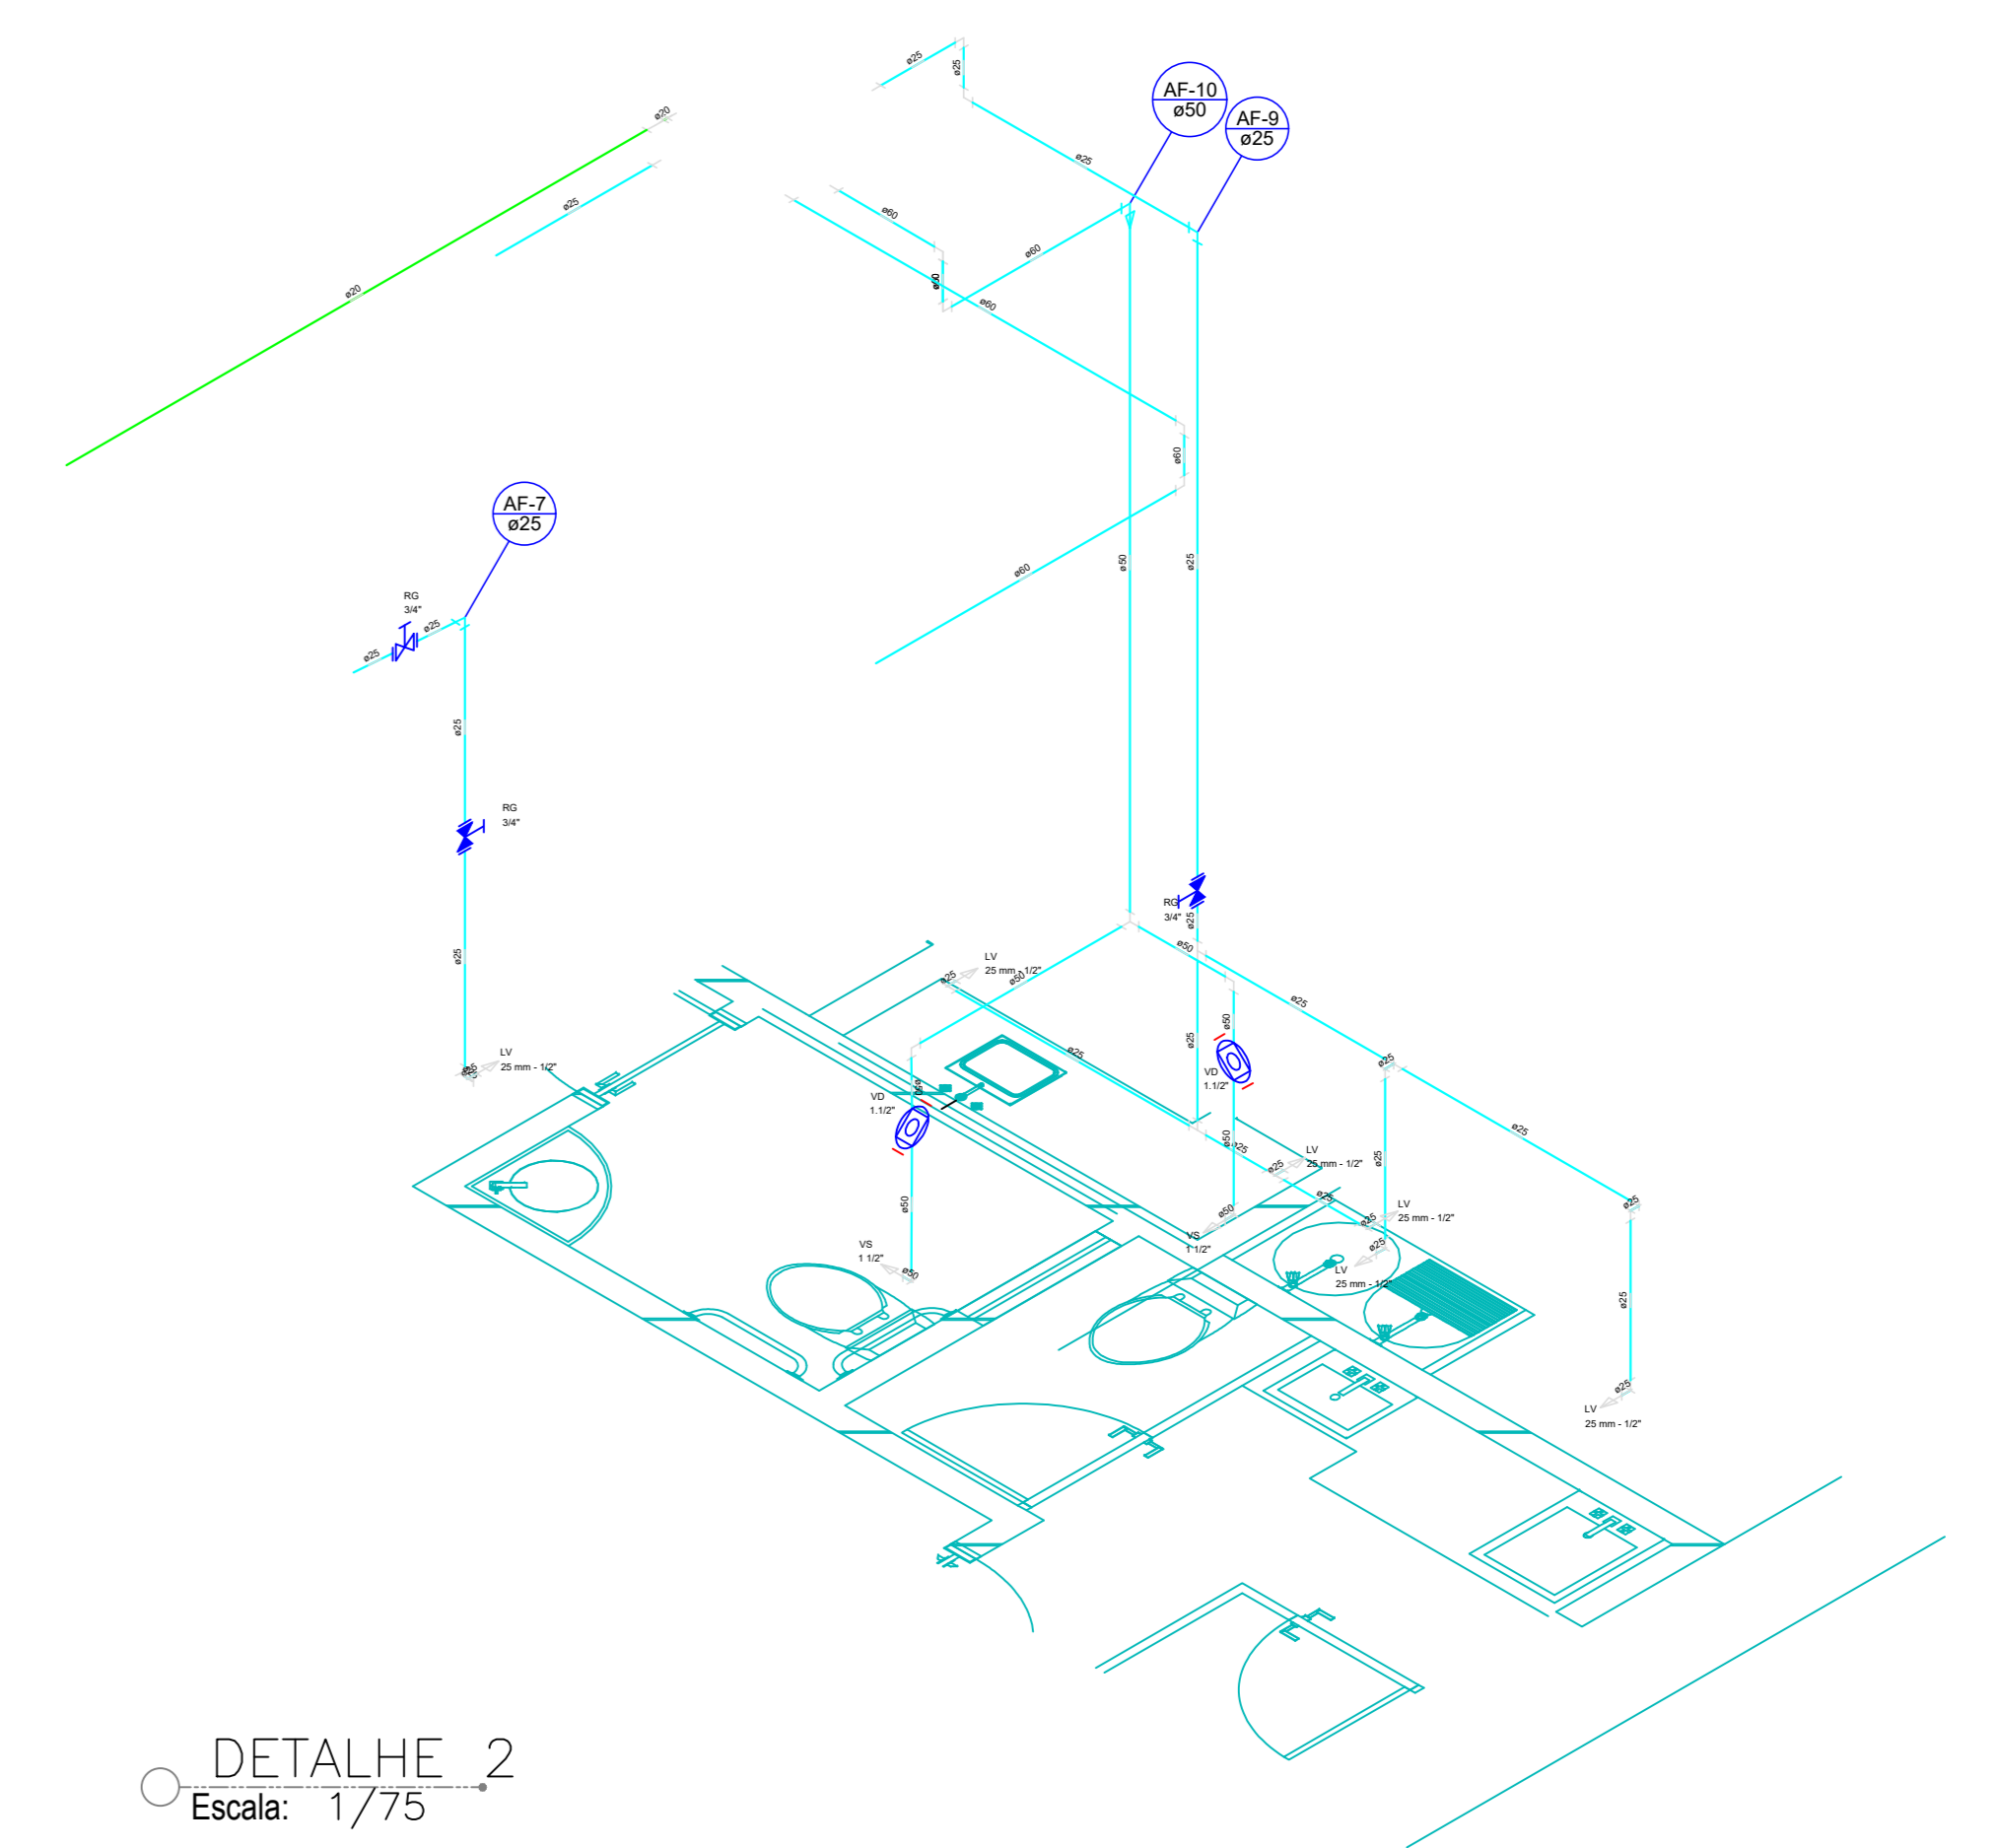

PVC rígido soldável		
Adapt sold c/ flange fixo p cx. d' água	1 pç	
20 mm - 1/2"		
Adapt sold. c/ flange livre p/ cx. d' água	1 pç	
20 mm - 1/2"		
Tubo	3,51 m	
20 mm		
Acoplado		
Tomara de lavatório		
25 mm - 1/2"	6 pç	
Vaso Sanitário p/ Válvula de Descarga de 1 1/2"		
40 mm - 1 1/2"	2 pç	
Miscas		
Registro de gaveta bruto ABNT	3/4"	1 pç
Registro de gaveta c/ canopia cromada	3/4"	2 pç
Válvula de descarga baixa pressão	1 1/2"	2 pç
PVC Acessórios		
Bucha de ligação p/ vaso sanitário	1 1/2" - 30mm	2 pç
Engate flexível plástico	1/2" - 30mm	6 pç
Tubo de descarga VDE	38 mm	2 pç
Tubo de ligação lático cromado c/ canopia p/ vaso Sa.	38 mm	2 pç
PVC rígido soldável		
Adapt sold. c/ flange livre p/ cx. d' água	25 mm - 3/4"	2 pç
80 mm - 2"	2 pç	
Adapt sold curto c/boia-rosca p registro	25 mm - 3/4"	6 pç
50 mm - 1 1/2"	2 pç	
Bucha de redução sold. curta	60 mm - 50 mm	1 pç
Joelho 90° soldável	50 mm	1 pç
50 mm	8,11 m	2 pç
50 mm	6,37 m	
Tubo 90 soldável	50 mm	4 pç
50 mm	1 pç	
50 mm	2 pç	
PVC soldável acil c/ bucha lático		
Joelho de redução 90° soldável com bucha de lático	25 mm - 1/2"	6 pç

LV	Lavatório com peixe de 90° - 25 mm - 1/2"
RG	Registro de gaveta c/canopia cromada c/PVC soldável - 3/4"
VD	Valvula de descarga c/PVC soldável - 1 1/2"
VS	Vaso Sanitário com válvula de descarga - 1 1/2"

Registro bruto gaveta ABNT c/PVC soldável - RG		
Miscas		
Registro de gaveta bruto ABNT	3/4"	1 pç
PVC rígido soldável		
Adapt sold curto c/boia-rosca p registro	25 mm - 3/4"	2 pç
Registro de gaveta c/canopia cromada c/PVC soldável - RG		
Miscas		
Registro de gaveta c/ canopia cromada	3/4"	1 pç
PVC rígido soldável		
Adapt sold curto c/boia-rosca p registro	25 mm - 3/4"	2 pç
Valvula de descarga c/PVC soldável - VD		
Miscas		
Válvula de descarga baixa pressão	1 1/2"	1 pç
PVC Acessórios		
Bucha de ligação p/ vaso sanitário	1 1/2" - 30mm	1 pç
Tubo de descarga VDE	38 mm	1 pç
Tubo de ligação lático cromado c/ canopia p/ vaso Sa.	38 mm	1 pç
PVC rígido soldável		
Adapt sold curto c/boia-rosca p registro	25 mm - 1 1/2"	1 pç



MUNICÍPIO DE
ISRAELÂNDIA
Um novo tempo!
ESTAB. 2012/2024

PREFEITURA MUNICIPAL DE ISRAELÂNDIA



**ENGENHARIA
CAMPOS
ANDRADE**
Inovar e crescer, construir o futuro.

APROVADO

TÊMPO RESPONSÁVEL PELA APROVAÇÃO

CRAS DE ISRAELÂNDIA CONSTRUÇÃO

ENDEREÇO					
Israelândia/GO					
ÁREA DO TERRENO	ÁREA PERMEÁVEL	ÁREA EXISTENTE	ÁREA A DEMOLIR	ÁREA A CONSTRUIR	ÁREA TOTAL CONSTRUÇÃO
402,00 m²	133,90 m²			216,77 m²	216,77 m²

PROPRIETÁRIO: PREFEITURA MUNICIPAL DE ISRAELÂNDIA
(CNPJ 01.017.248/0001-32)

AUTORA: CAMILA BRUNA MENDONÇA ANDRADE
(ENGENHEIRA CIVIL / CREA Nº 1018243/05/10/GO)

HIDRÁULICO

TIPO DE PROJETO					
PLANTA BAIXA					
LISTA DE MATERIAIS					
ESQUEMA VERTICAL DE ÁGUA					
DETALHE 1					
DETALHE 2					
LEGENDAS					
ASSUNTO					
DATA	ESCALA	REVISÃO	ART		
ABRIL/2022	INDICADA	000	1020220141835		
REV.	DATA	DESCRIÇÃO	VISTO		

1/1

FOLHA